


상수 계획 평면도 (1/4)


S = 1:1,500

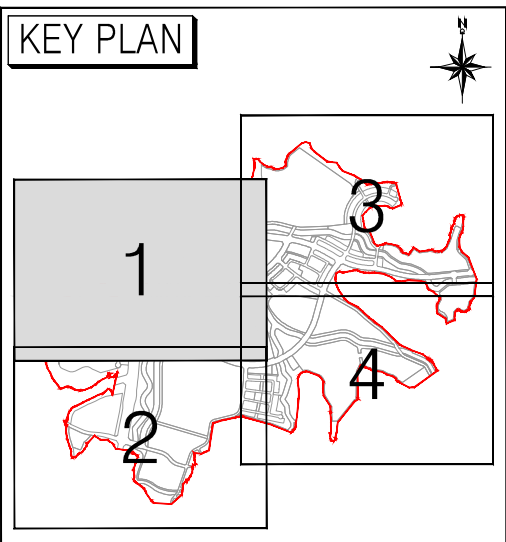

범례

구분	명칭	비고
	제수변	
	격점번호	
	소화전	
	배기변	
	이토변	
	유량계	
	스케일부스터	
	점검구	
	급수관	
	기존가압장이설	

Scale Bar

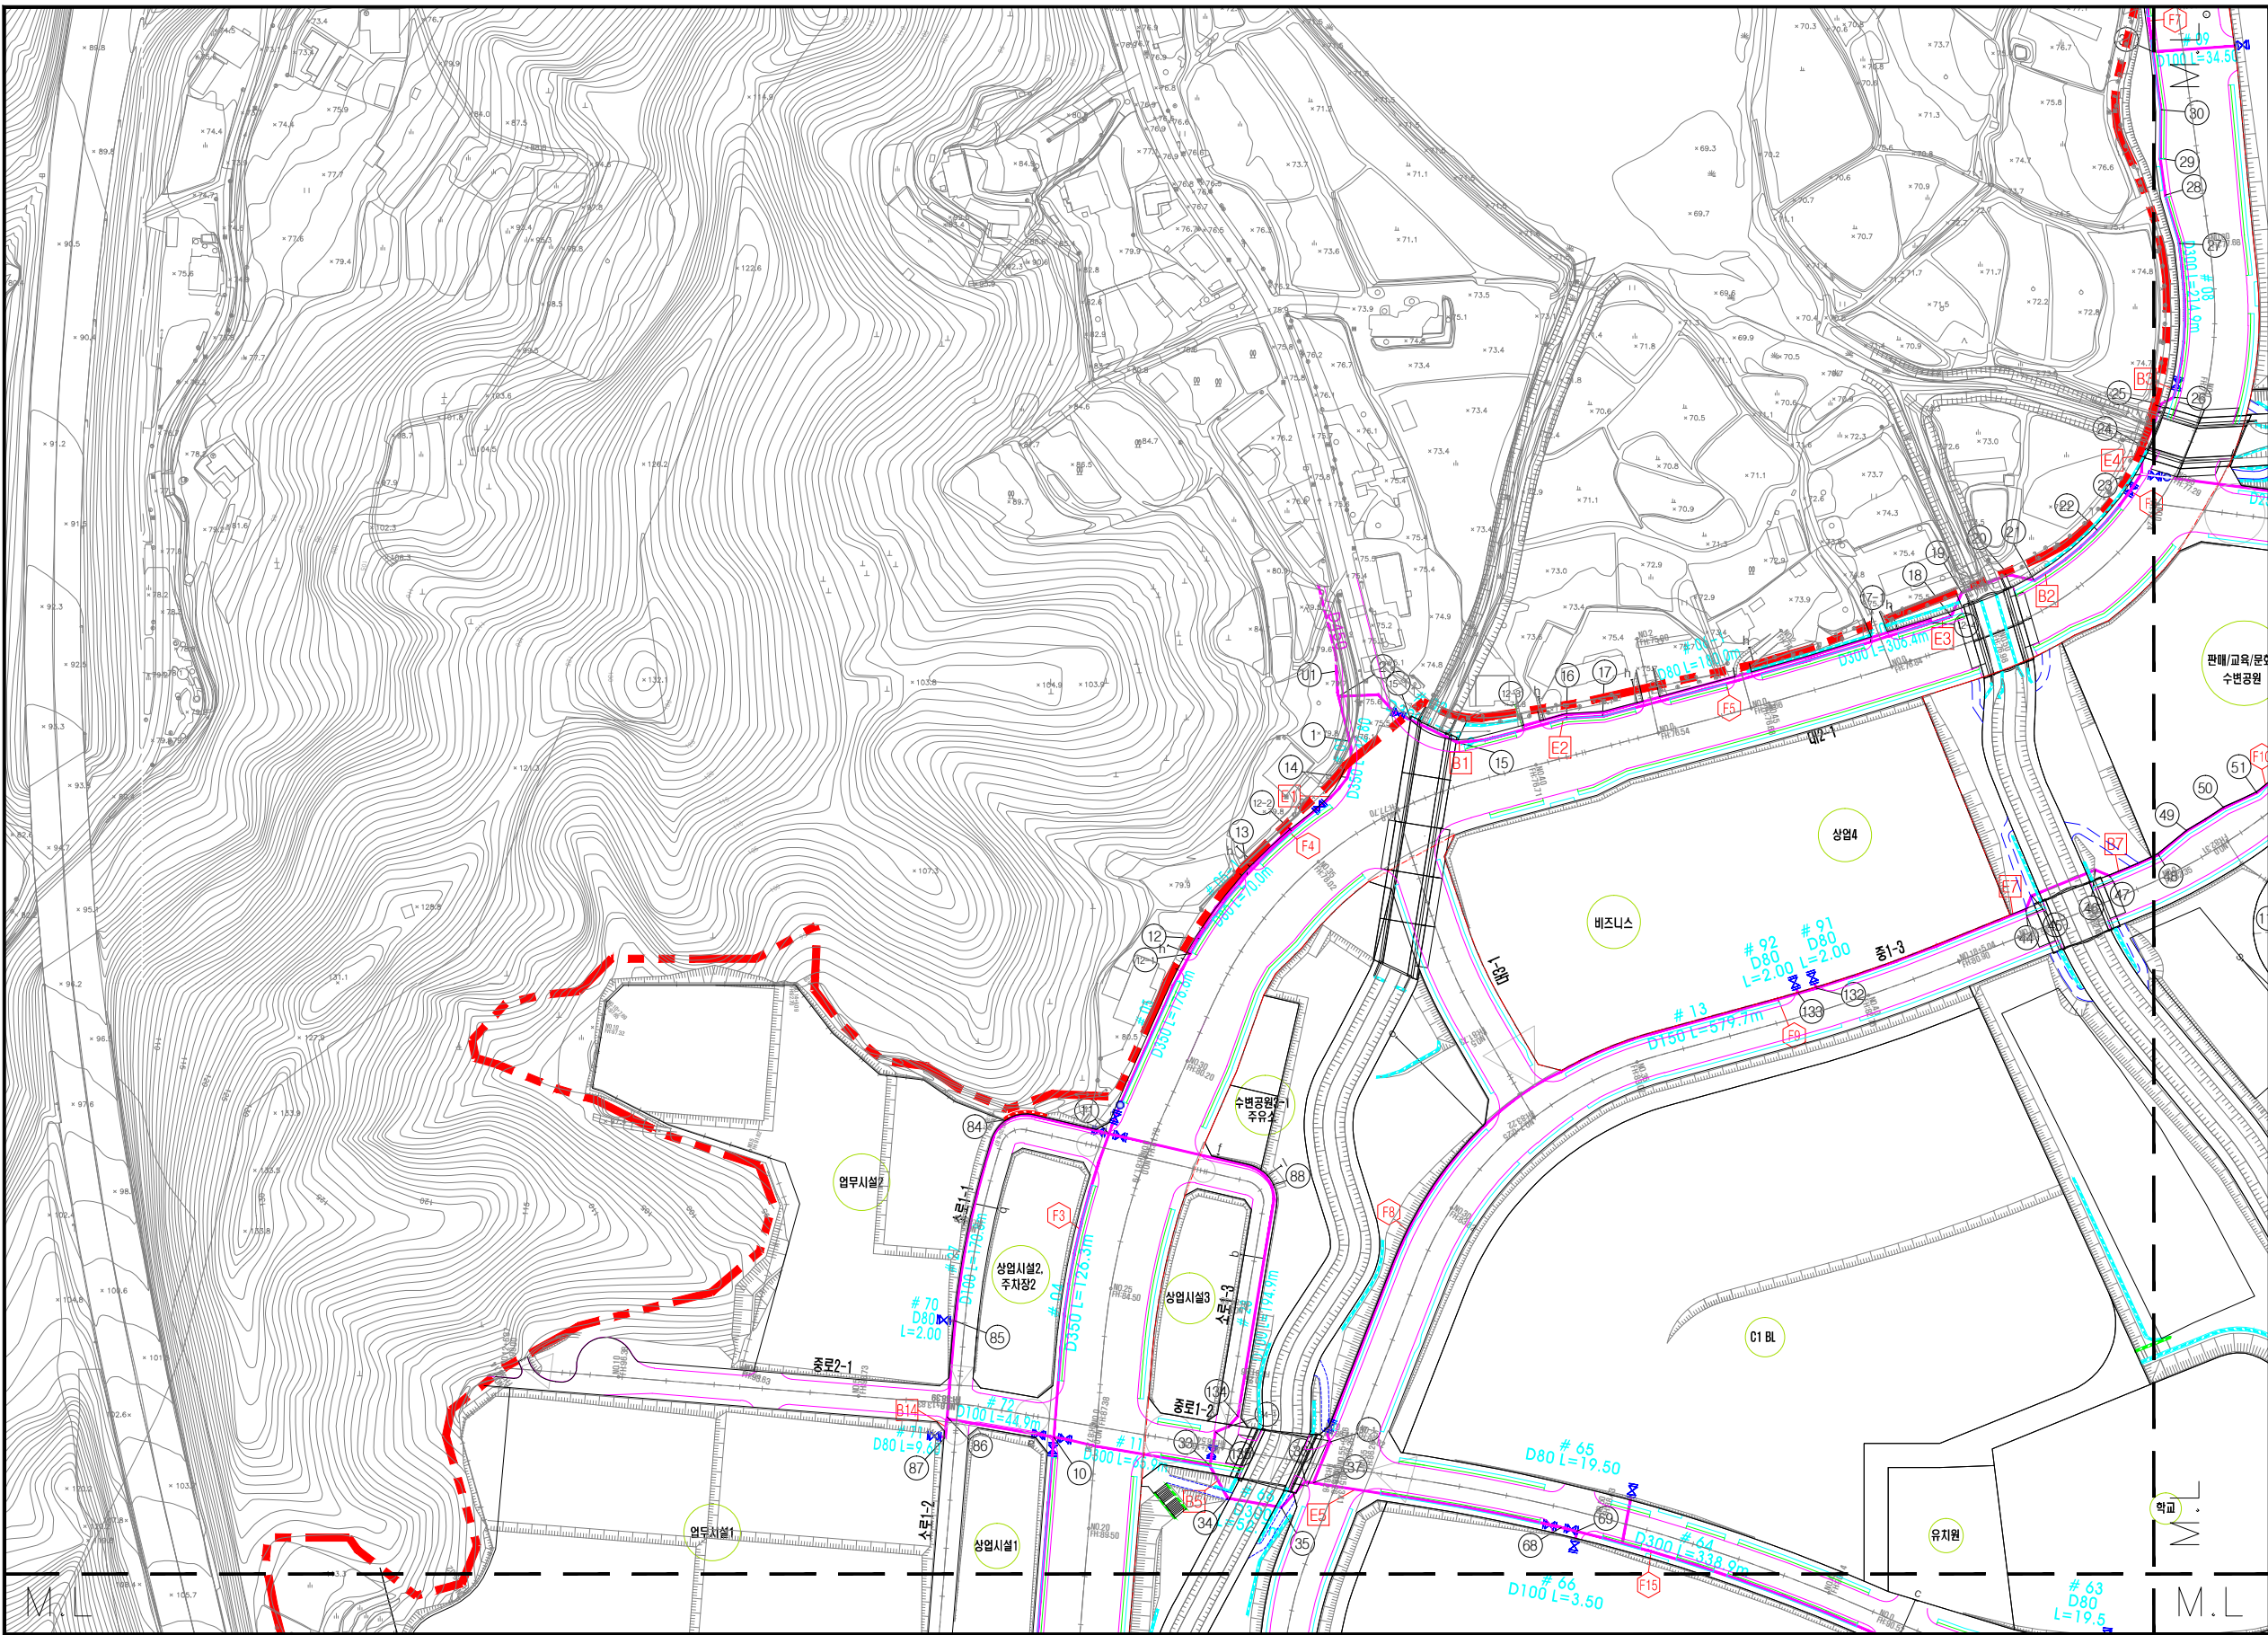

시행자
의왕백운프로젝트 금융투자(주)

공사명
의왕백운밸리 도시개발사업 부지조성공사

도면명
상수 계획 평면도 (1/4)

검토 / 확인
시공사

(주) 건축사사무소 권원엔지니어링
책임 건설 사업 관리 기술 자
호성중공업 (주)
의왕백운밸리 도시개발사업 부지조성공사 현장대리인

서성욱
오창용

일자

2020. 10.

축척

S = 1:1,500

도면번호

상수-02-001